



# IMPIANTO ELETTRICO

Show-room Diesel - Londra, 2002 - progetto di Favero & Milan Ingegneria

fonte: Favero & Milan Ingegneria

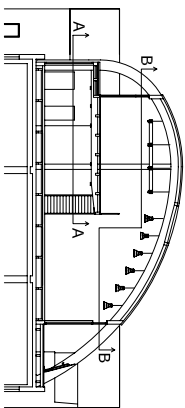

pianta A-A

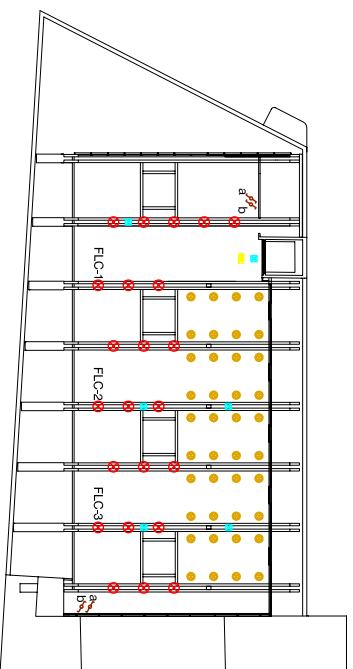

pianta B-B

0 5 10 15 m scala 1:500

LEGENDA	
SIMBOLI	DESCRIZIONE
	pannello elettrico
	lampada a soffitto a fluorescenza 26 W
	lampada a muro a fluorescenza 26 W
	lampada a soffitto a fluorescenza 2x18 W
	lampada tonda a fluorescenza 2x18 W
	dispositivo impermeabile con lampada a fluorescenza 2x36 W
	dispositivo impermeabile con lampada a fluorescenza 2x36 W
	lampada industriale tipo JM-E 150 W
	lampada industriale compatta a fluorescenza 60 W
	lampada tipo AR111 Mastercolour 35 W
	lampada di emergenza
	segnale uscita di emergenza
	interruttore
	Interruttore con lampada interna tipo IP55
	Interruttore a due vie (lampade industriali)
	Interruttore a due vie (illuminazione sotto il mezzanino)
	Interruttore a due vie (illuminazione sopra il mezzanino)